

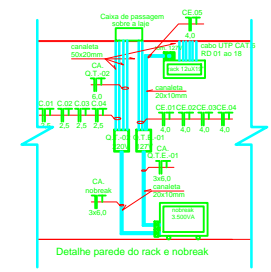


### DIAGRAMA UNIFILAR

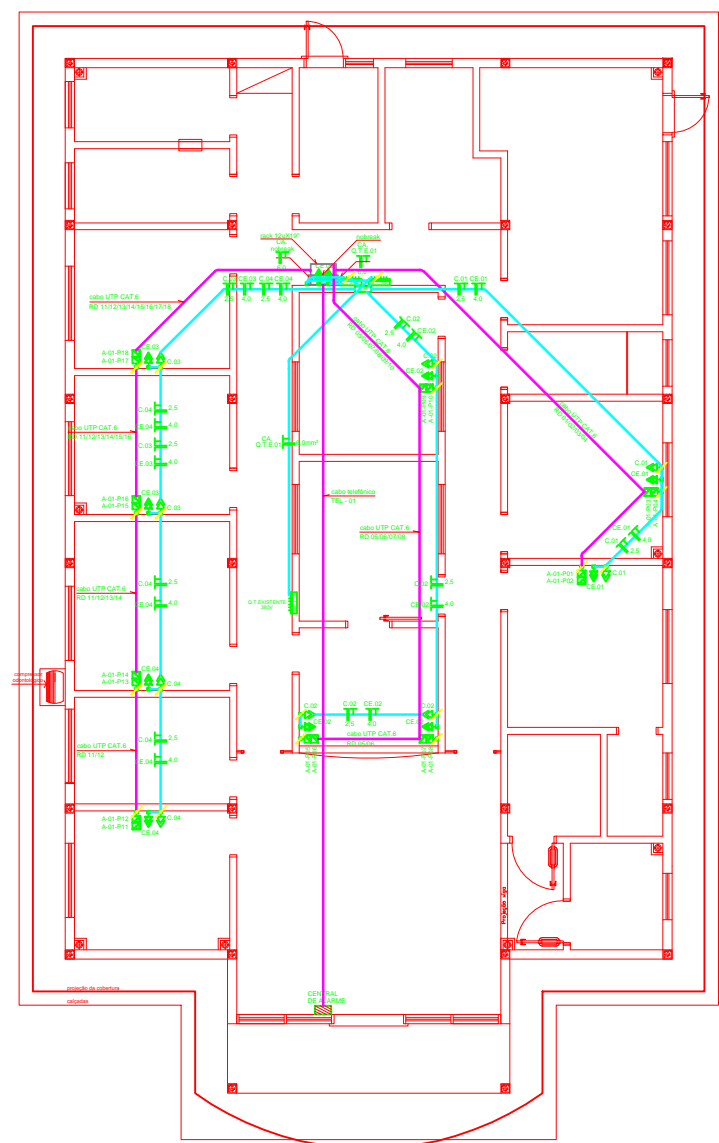

- LEGENDA**
- CANALETA SÉRIADA 1 - 2x16 (16x16) E 2x16 (16x16)
  - TOMADA UNIVERSAL DUPLA QUADRADA 127V COM TUBO DE PVC 25x30 - A 3,30 DO PISO ACABADO
  - TOMADA UNIVERSAL DUPLA QUADRADA 220V COM TUBO DE PVC 30x30 - A 3,30 DO PISO ACABADO
  - TOMADA UNIVERSAL DUPLA QUADRADA 127V COM TUBO DE PVC 25x30 - A 3,30 DO PISO ACABADO
  - JACK RJ-45 FEMEA DUPLA CAT.6 UNIVERSAL
  - A-01-P102 BARRA A - SERRAÇÃO P/1 - POSIÇÃO 02
  - QUADRO TERMINAL DE DISTRIBUIÇÃO PARA 12 BLOCOS DE 16 E 20 POSIÇÕES DE TOMA E NEUTRO
- SÍMBOLOS**
- C.01 CIRCUITO SÉRIADA 01 - 220V
  - CE.01 CIRCUITO ESTABILIZADO 01 - 127V
  - CA. CIRCUITO ALIMENTADOR
  - Q.T.E. QUADRO TERMINAL ESTABILIZADO

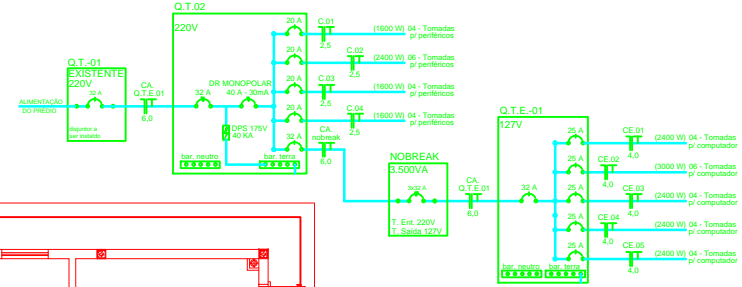

UNIDADE BÁSICA DE SAÚDE  
"ESPERANÇA"

RUA ESTANISLAU KWATOWSKI - BAIRRO SÃO FRANCISCO - SANTA ROSA - RS

### REDE ELÉTRICA E CABEAMENTO ESTRUTURADO

UNIDADE BÁSICA DE SAÚDE - BAIRRO SÃO FRANCISCO  
ÁREA: 272,50 m<sup>2</sup>  
**PLANTA BAIXA** Escala 1:50

CABEAMENTO		
<p>PROJETO: _____</p> <p>REVISÃO: _____</p> <p>APROVADO: _____</p>		
DATA: 15/06/2010	PLANTA BAIXA, DETALHES	PROJ. ELÉTRICO
PROJ. ELÉTRICO	PROJ. ELÉTRICO	PROJ. ELÉTRICO
PROJ. ELÉTRICO	PROJ. ELÉTRICO	PROJ. ELÉTRICO
UNICA		