


PLANTA BAIXA - PAV. TÉRREO

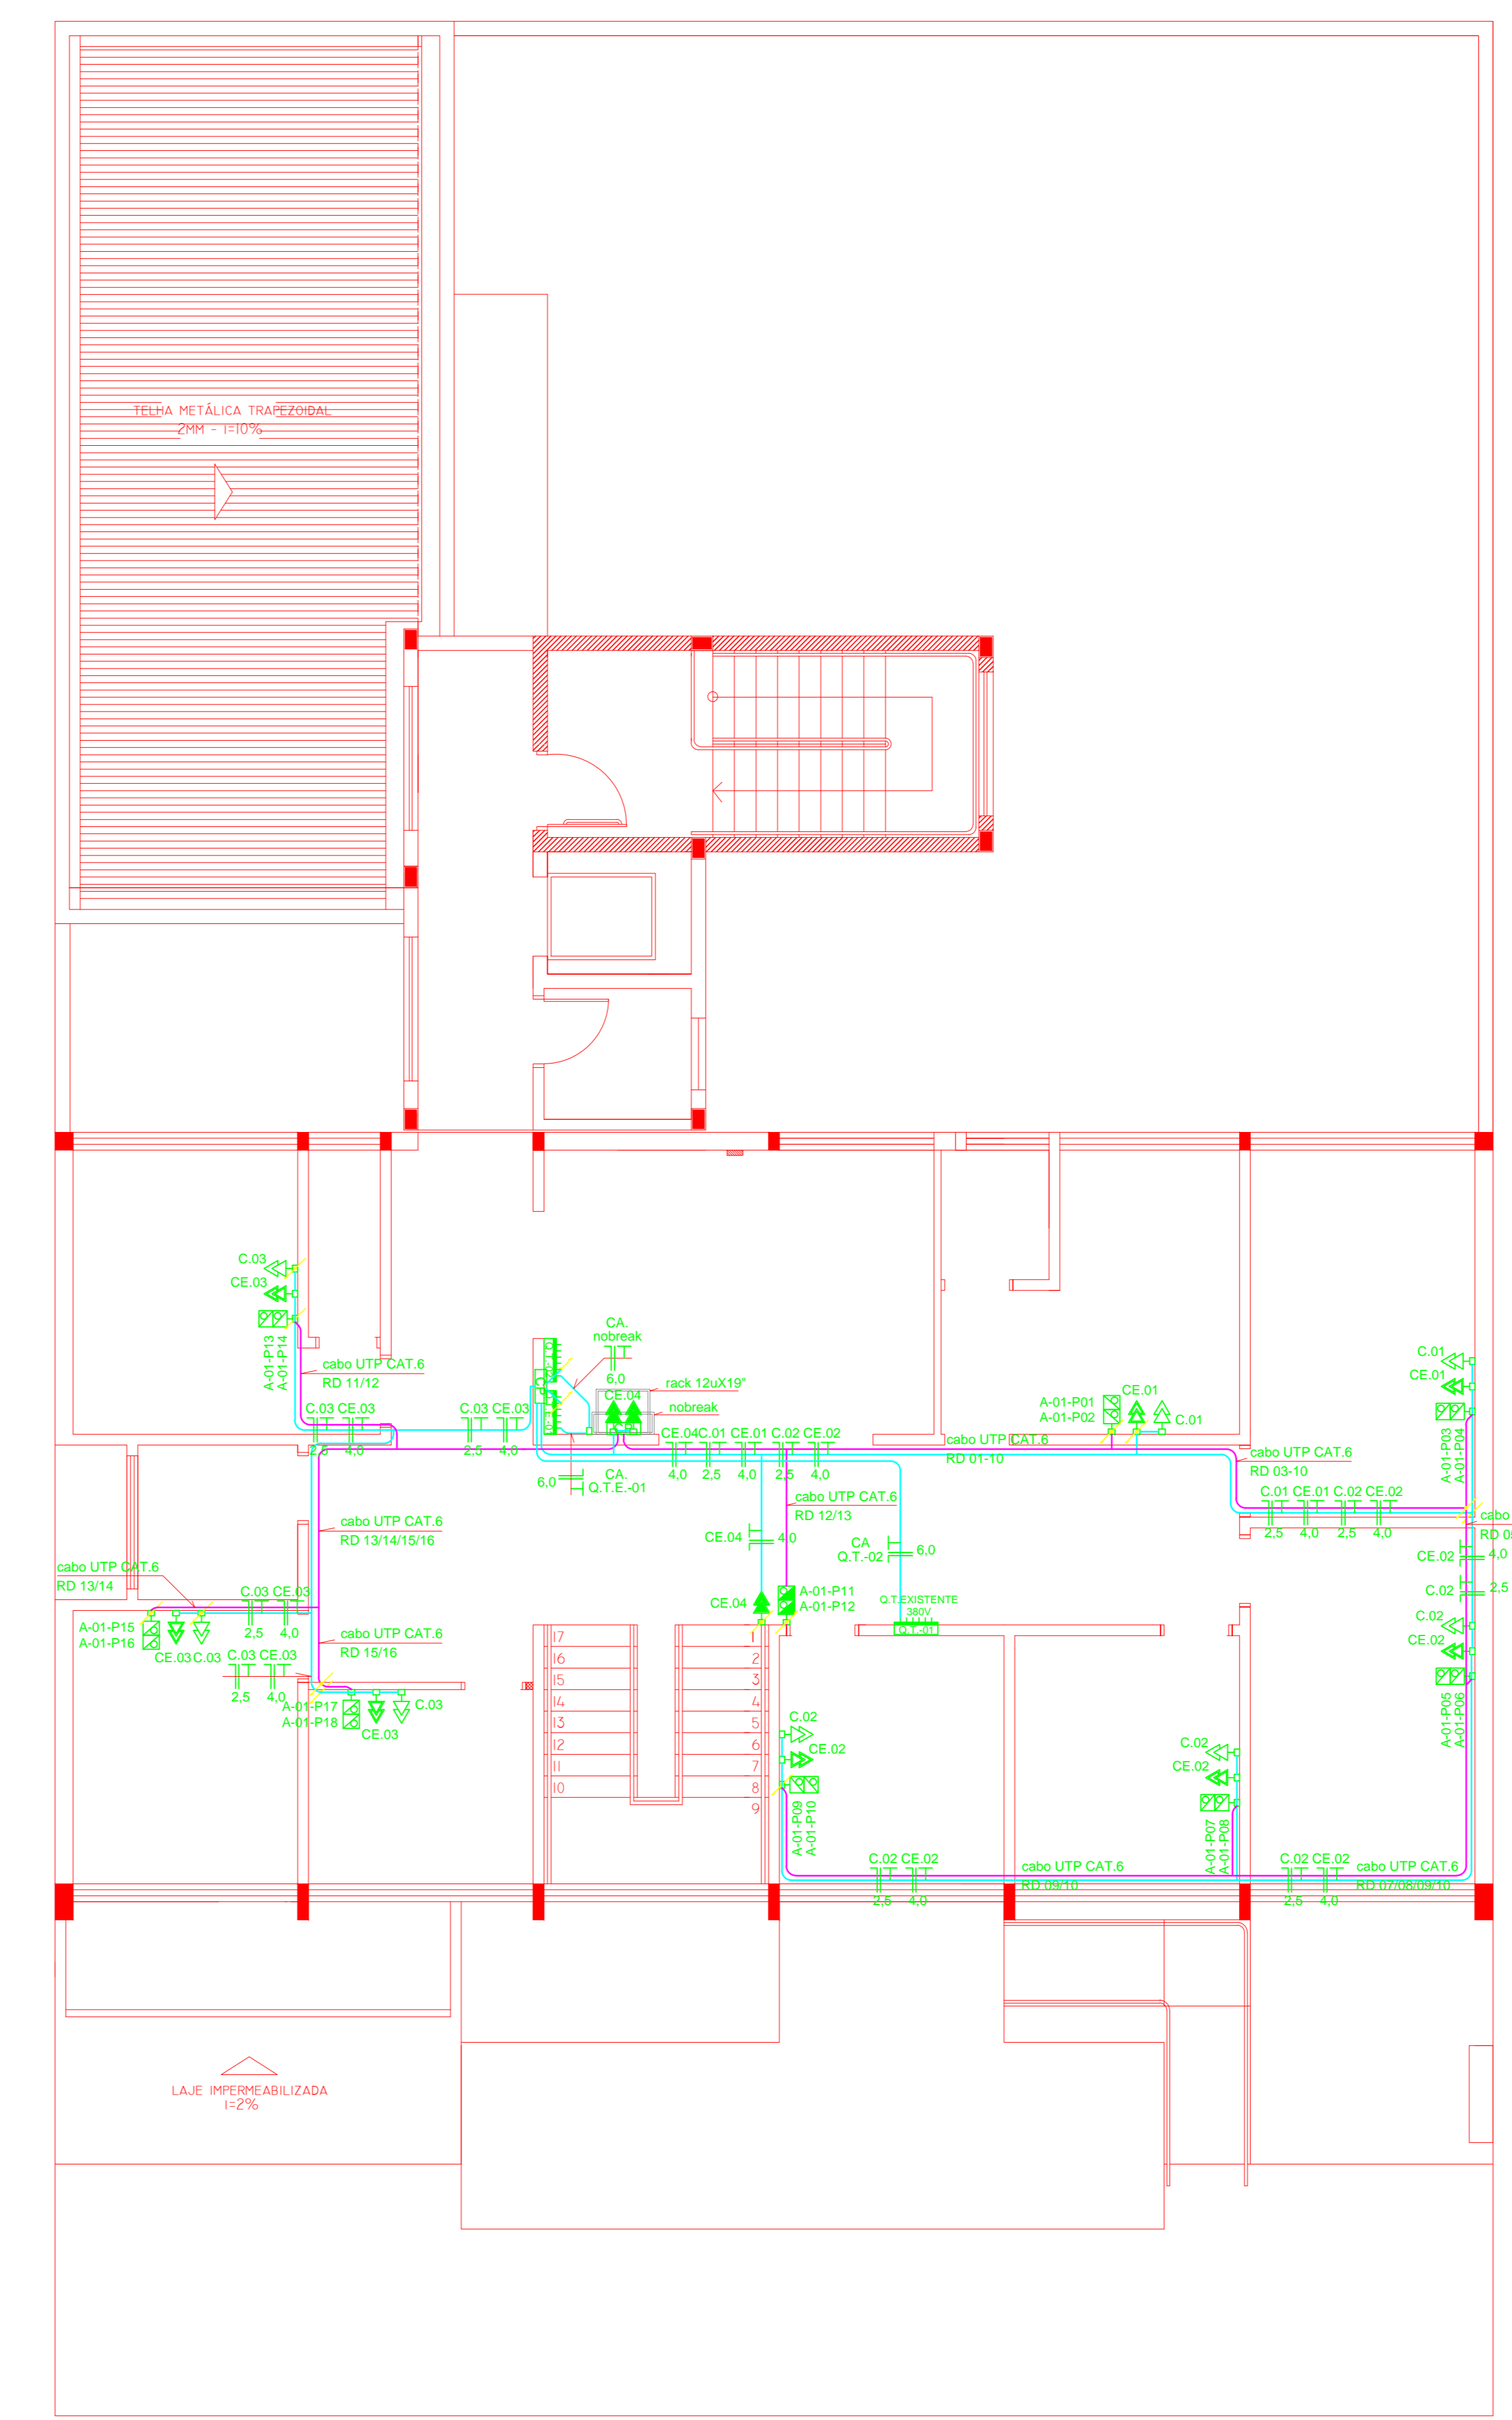

PLANTA BAIXA - PAV. SUPERIOR

LEGENDA		SIGLAS	
	CANALETA SISTEMA X - 20 x 15 mm E 40 x 15 mm	C.01	CIRCUITO NÚMERO 01 - 200V
	TOMADA UNIVERSAL DUPLA QUADRADA 127V COM TOTEM 2P+T 10A - 200V - A 0,3M DO PISO ACABADO	CE.01	CIRCUITO ESTABELECIDO 01 - 127V
	TOMADA UNIVERSAL DUPLA QUADRADA 200V COM TOTEM 2P+T 10A - 200V - A 0,3M DO PISO ACABADO	CA	CIRCUITO ALIMENTADOR
	TOMADA UNIVERSAL DUPLA QUADRADA 127V COM TOTEM 2P+T 10A - 200V - A 0,3M DO PISO ACABADO	Q.T.E.	QUADRO TERMINAL ESTABELECIDO
	JACK RJ-45 FÊMEA DUPLA CAT 6 UNIVERSAL		
	JACK RJ-45 FÊMEA DUPLA CAT 6 UNIVERSAL A 2,3M DO PISO ACABADO		
	PACK A - SWITCH 01 - POSIÇÃO 06		
	QUADRO TERMINAL DE SUPRIÇÃO PARA 12 DISJUNTORES + BARRAMENTO DE TERRA E NEUTRO		

OBS.: Deve ser previsto um cabo trifásico de 3x60mm² e neutro de 40mm².



UNIDADE BÁSICA DE SAÚDE "CENTRO"
CENTRO - SANTA ROSA - RS

REDE ELÉTRICA E CABEAMENTO ESTRUTURADO

PROPRIETÁRIO:	
RESP. TÉCNICO PROJETO:	
ESCALA: 1:50	PLANTA BAIXA 1º E 2ºPVTO, DETALHES
www.amaia.com.br	DATA: ABR/2015 - 2014
Desenho: [nome]	Desenho: [nome]
DIREITOS AUTORAIS RESERVADOS - LEI Nº 9610/98	
ÚNICA	