




DIAGRAMA UNIFILAR

LEGENDA

- CANALETA, SISTEMA X - 20 x 10 mm E 40 x 16 mm
- TOMADA UNIVERSAL DUPLA QUADRADA 127V COM TOTEM 2P+T 10A - 250V~, A 0,3M DO PISO ACABADO
- TOMADA UNIVERSAL DUPLA QUADRADA 220V COM TOTEM 2P+T 10A - 250V~, A 0,3M DO PISO ACABADO
- TOMADA UNIVERSAL DUPLA QUADRADA 127V COM TOTEM 2P+T 10A - 250V~, A 0,3M DO PISO ACABADO
- JACK RJ-45 FEMEA DUPLO CAT 6 UNIVERSAL
- RACK A - SWITCH nº 01 - POSIÇÃO 06
- QUADRO TERMINAL DE SOBREPOR PARA 12 DISJUNTORES + BARRAMENTO DE TERRA E NEUTRO

SIGLAS

- C.01 CIRCUITO NÚMERO 01 - 220V
- CE.01 CIRCUITO ESTABILIZADO 01 - 127V
- CA. CIRCUITO ALIMENTADOR
- Q.T.E. QUADRO TERMINAL ESTABILIZADO

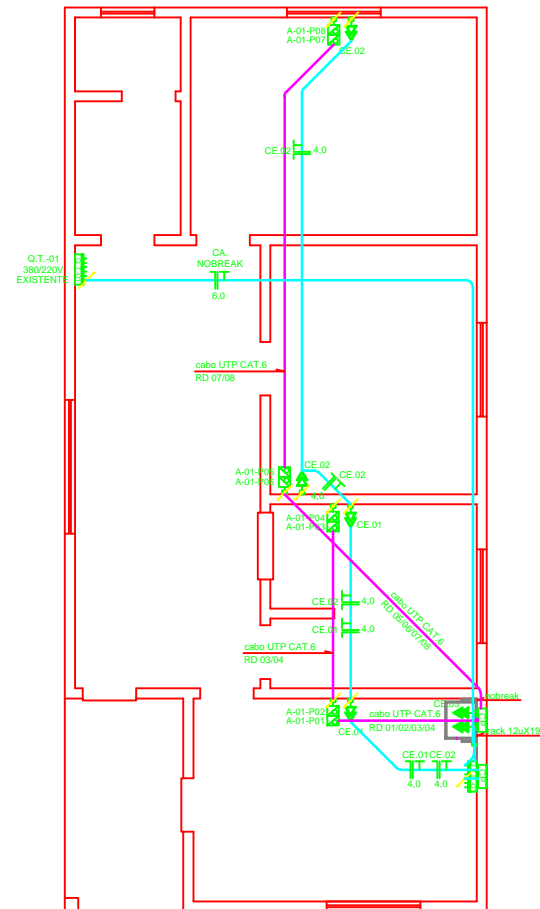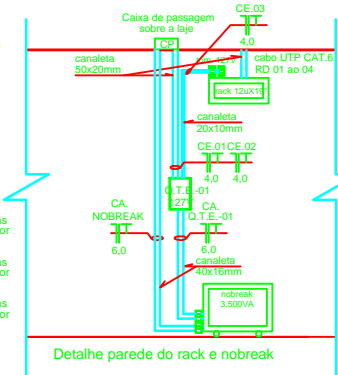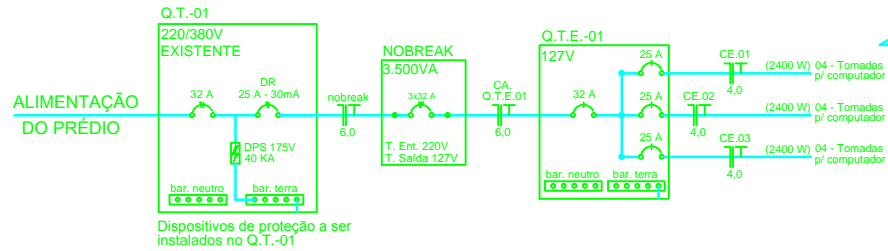

CARIMBOS

Avenida Expedicionário Weber, 2983
Barro Cruzado - Santa Rosa - RS
Fone/fax: 55 3511 5100

**UNIDADE BÁSICA DE SAÚDE
"MANCHINHA"**

MANCHINHA, INTERIOR DE SANTA ROSA - RS

REDE ELÉTRICA E CABEAMENTO ESTRUTURADO

PROPRIETÁRIO:

RESP. TÉCNICO PROJETO:

ESCALA: 1/50 **PLANTA BAIXA, DETALHES** REG. 85,05 m²

www.furtstar.com.br DATA: SETEMBRO - 2014 DESENHO: RODRIGO **ÚNICA**

DIREITOS AUTORAIS RESERVADOS - LEI Nº 9610/98