

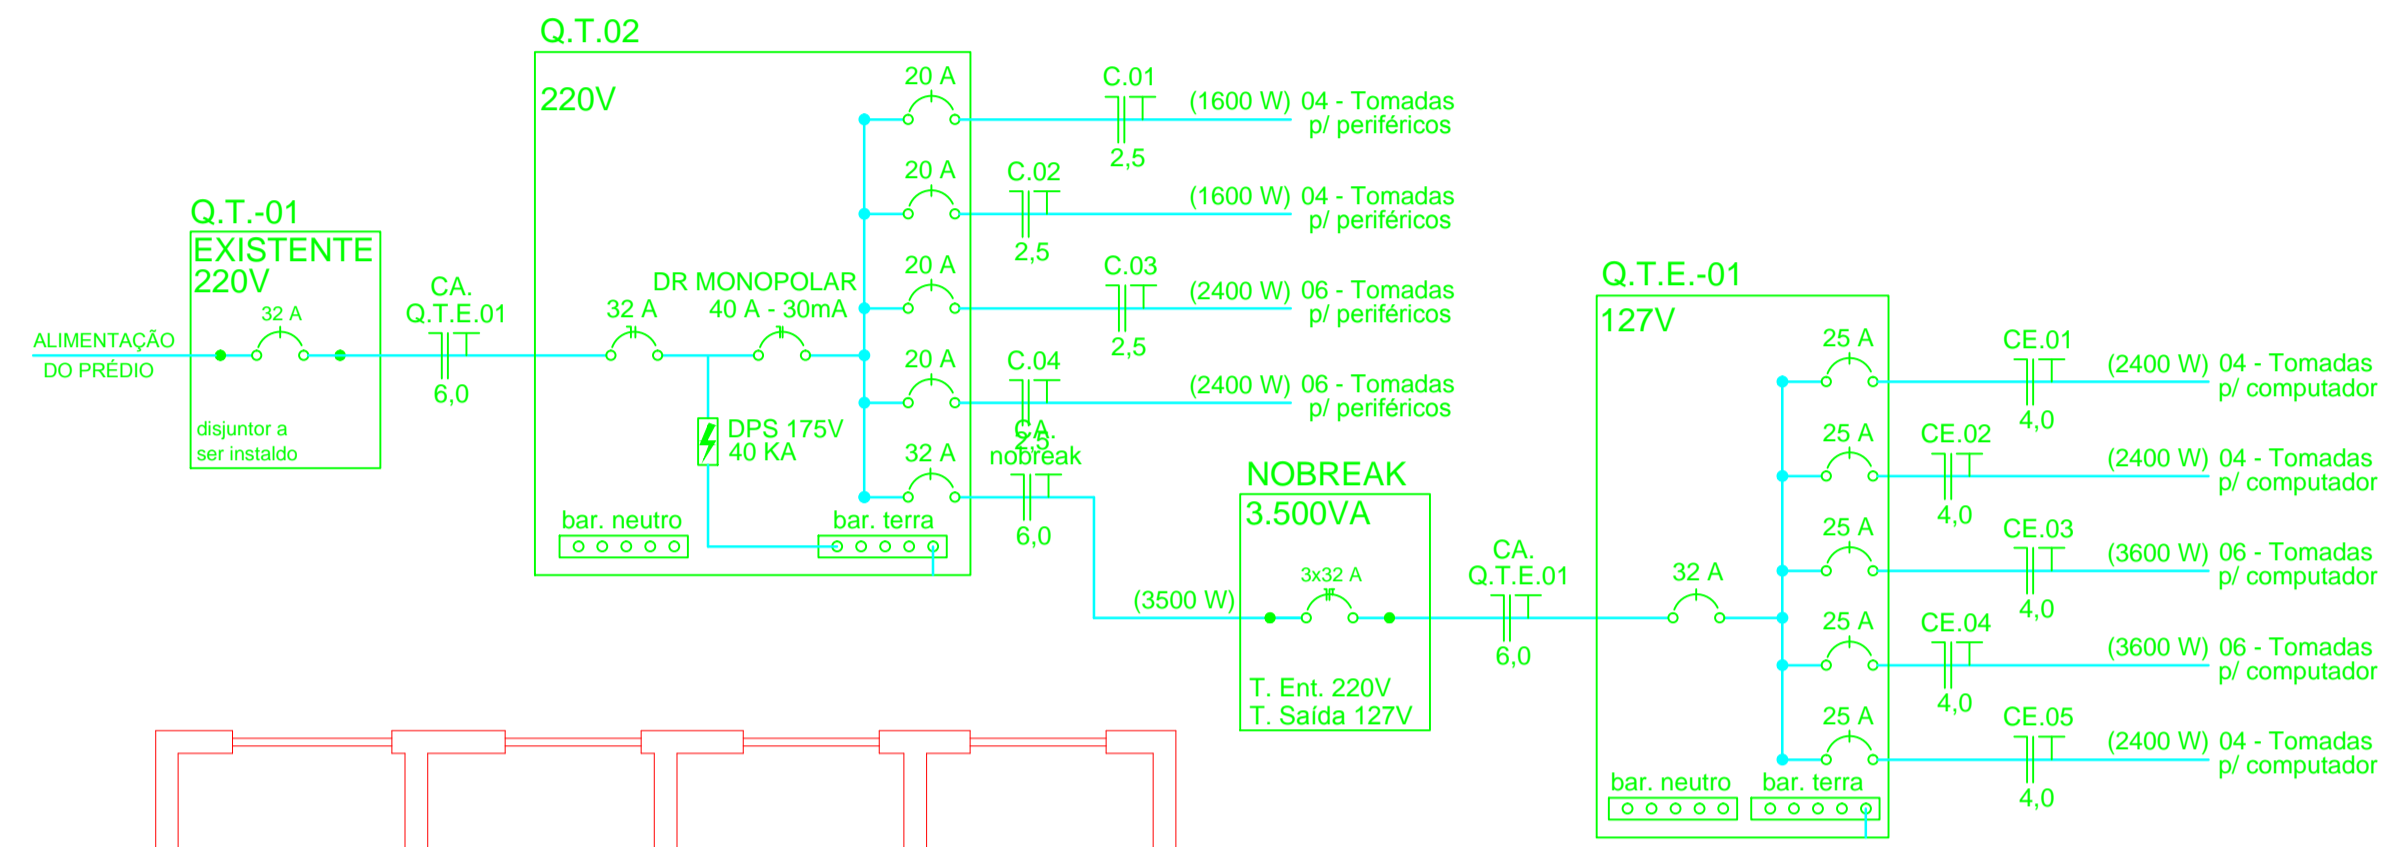


DIAGRAMA UNIFILAR

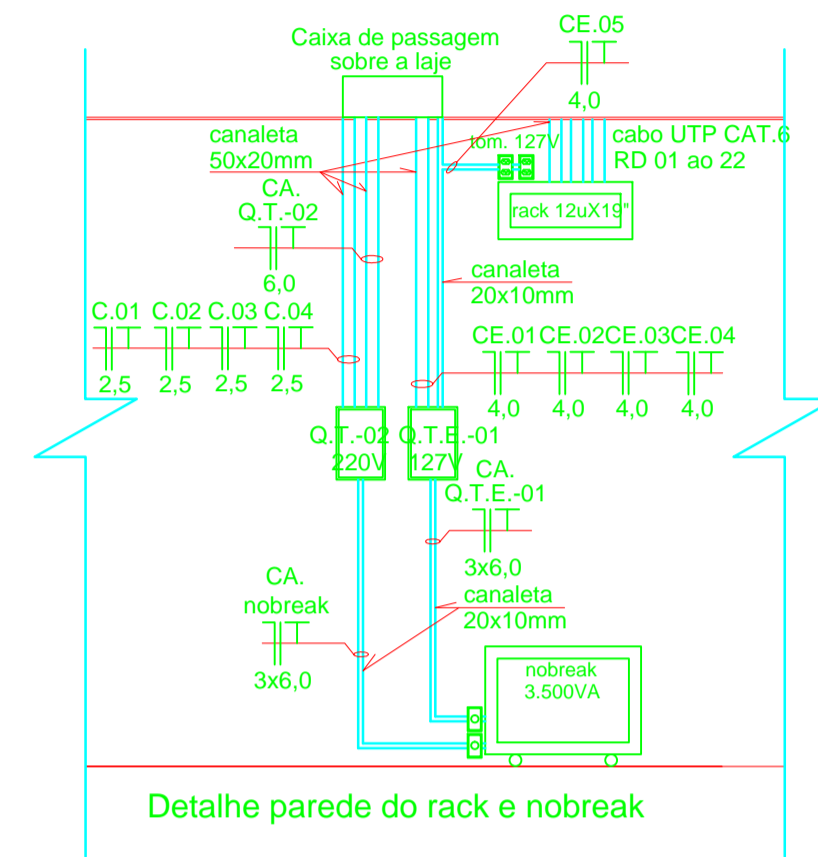

- LEGENDA**
- CANALETA SISTEMA X - 20 x 10 mm E 40 x 16 mm
 - TOMADA UNIVERSAL DUPLA QUADRADA 127V CDM TOTEM 2P+T 16A - 250V- - A 0,3M DO PISO ACABADO
 - TOMADA UNIVERSAL DUPLA QUADRADA 220V CDM TOTEM 2P+T 16A - 250V- - A 0,3M DO PISO ACABADO
 - TOMADA UNIVERSAL DUPLA QUADRADA 127V CDM TOTEM 2P+T 16A - 250V- - A 0,3M DO PISO ACABADO
 - JACK RJ-45 FÊMEA DUPLA CAT 6 UNIVERSAL
 - JACK RJ-45 FÊMEA DUPLA CAT 6 UNIVERSAL A 2,03M DO PISO ACABADO
 - A-01-P06 RACK A - SWITCH #1 01 - POSIÇÃO 06
 - QUADRO TERMINAL DE SOBRESOR PARA 12 DISJUNTORES + BARRAMENTO DE TERRA E NEUTRO
- SIGLAS**
- C.01** CIRCUITO NÚMERO 01 - 220V
 - CE.01** CIRCUITO ESTABILIZADO 01 - 127V
 - CA.** CIRCUITO ALIMENTADOR
 - Q.T.E.** QUADRO TERMINAL ESTABILIZADO
- OBS:** Deverá ser passado um cabo telefônico de Switch até o central de alarme.

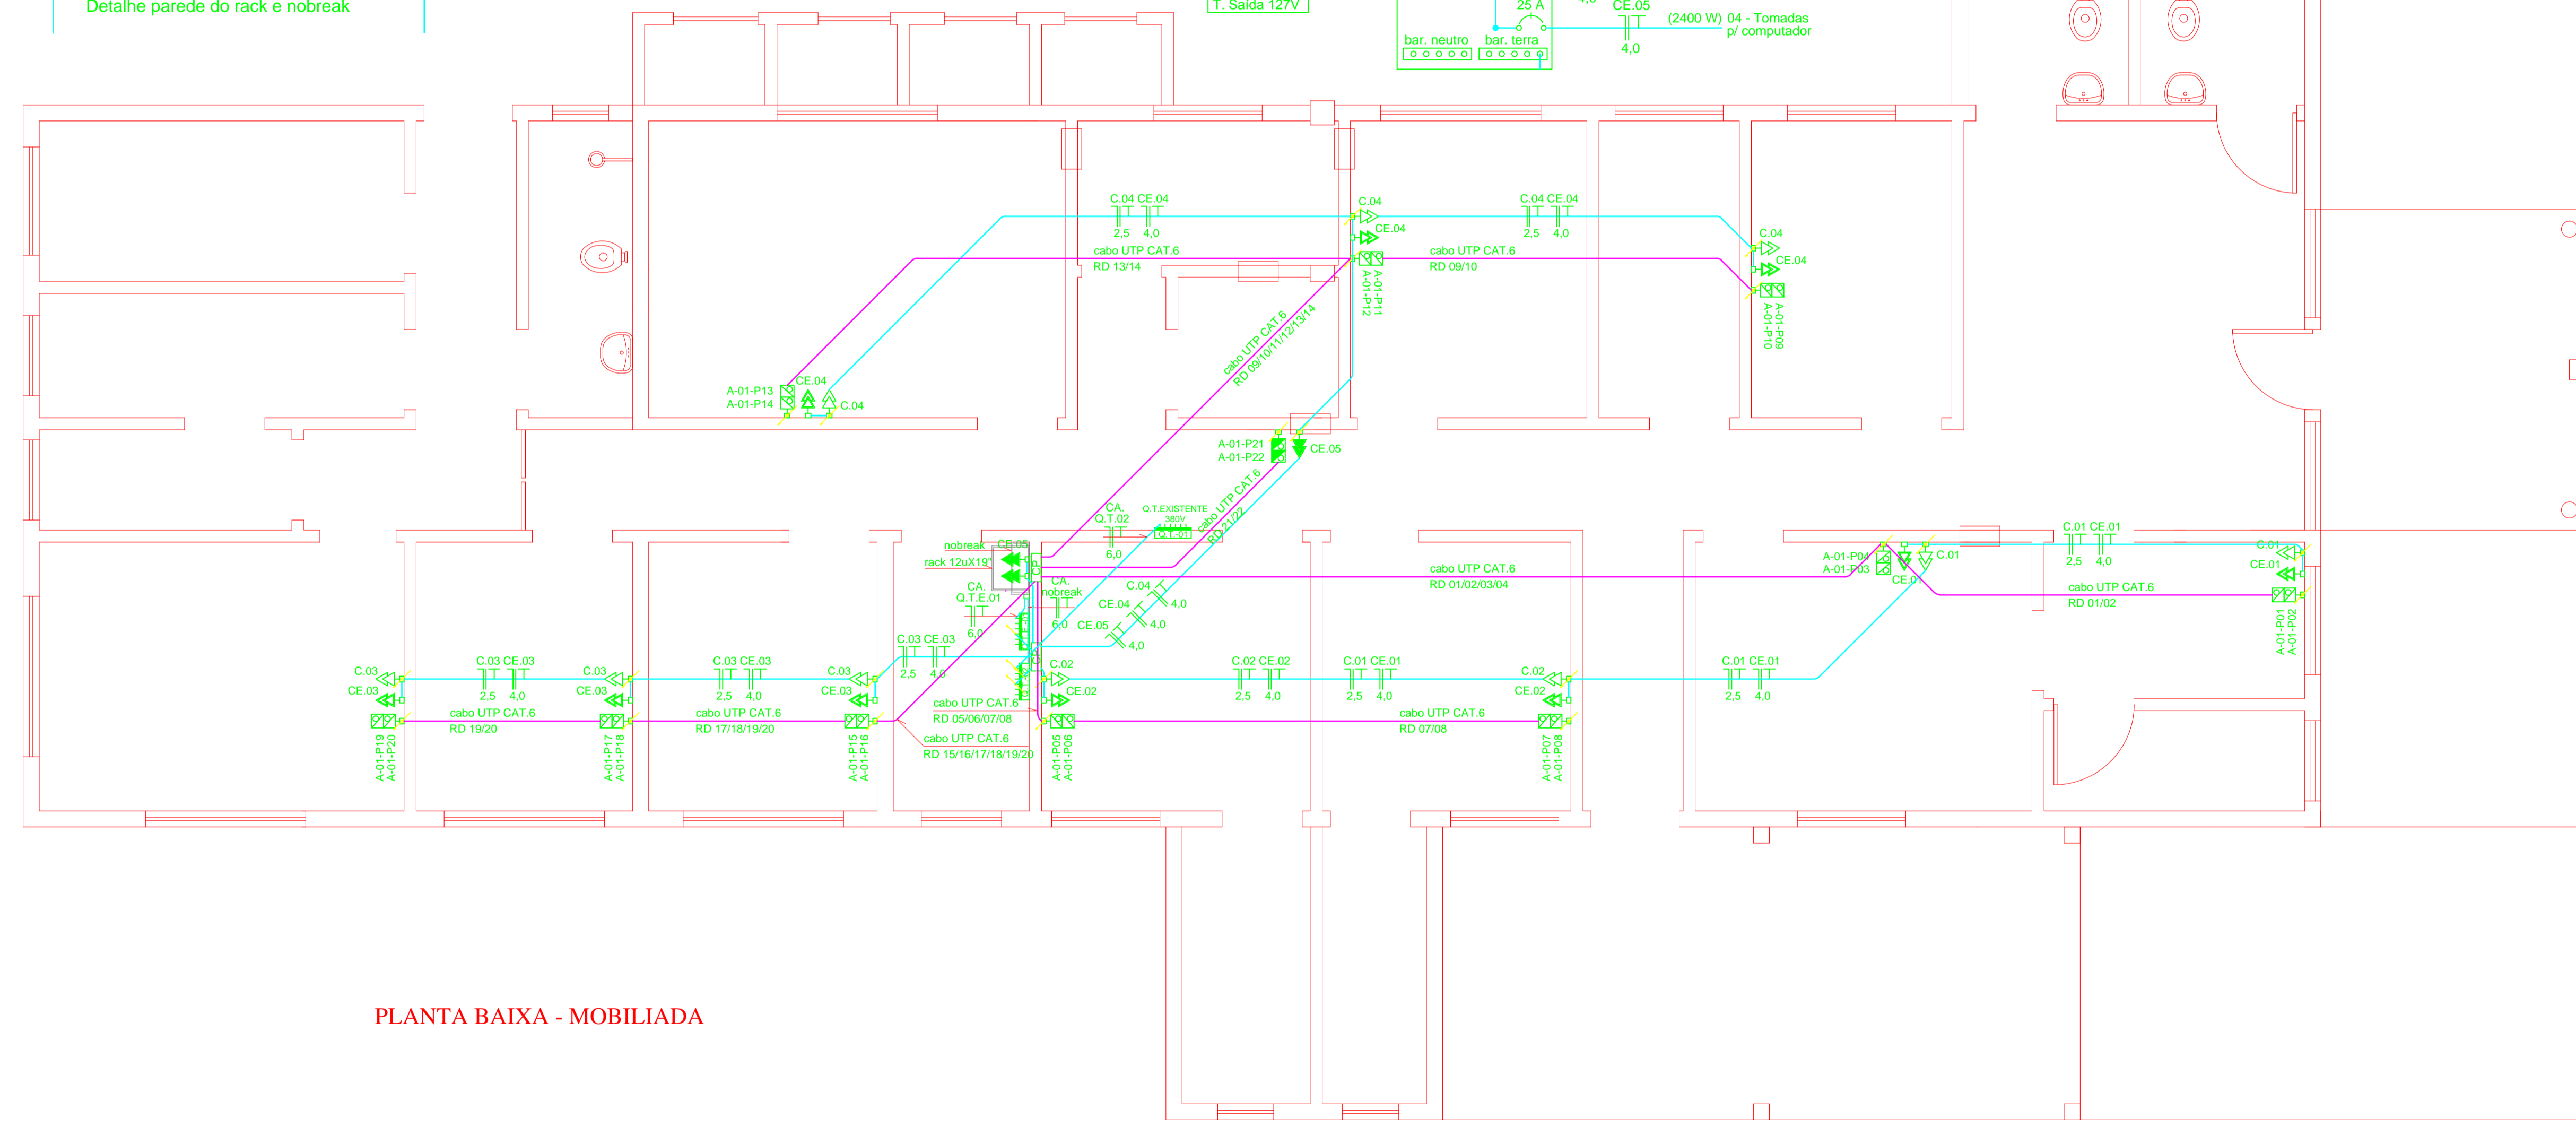

PLANTA BAIXA - MOBILIADA



UNIDADE BÁSICA DE SAÚDE
"PLANALTO"
BAIRRO PLANALTO - SANTA ROSA - RS

REDE ELÉTRICA E CABEAMENTO ESTRUTURADO

PROPRIETÁRIO:		
RESP. TÉCNICO PROJETO:		
ESCALA: 1/50	PLANTA BAIXA, DETALHES	ÁREA: 353,23 m²
www.furmap.com.br	DATA: AGO/2014	ÚNICA
Endereço Eletrônico:	DESENHO: RODRIGO	
DIREITOS AUTORAIS RESERVADOS - LEI Nº 9610/98		