



LEGENDA

- INTERRUPTOR SIMPLES C/ TOMADA MONOFÁSICA 2P+T 15A/250V-
- INTERRUPTOR DUPLO C/ TOMADA MONOFÁSICA 2P+T 15A/250V-
- TOMADA MONOFÁSICA 2P+T À 0,30m DO PISO ACABADO 15A/250V-
- TOMADA MONOFÁSICA 2P+T À 1,20m DO PISO ACABADO 15A/250V-
- TOMADA MONOFÁSICA 2P+T À 2,00m DO PISO ACABADO 15A/250V-
- TOMADA MONOFÁSICA 2P+T À 2,00m DO PISO ACABADO PI AR COND. 20A/250V-
- CAIXA DE PASSAGEM
- CONECTOR DE PORCELANA 30A P/ CHUVEIRO E/OU TORNEIRA ELÉTRICA
- LUMINÁRIA DE EMBUTIR C/ FLUORESCENTE COMPACTA 25W
- SUPER POSTE BMT COM PÉTALAS PARA 4 LÂMPADAS DE VAPOR METÁLICO 250W
- QUADRO DISTRIBUIDOR
- CONDUTOR NEÚTRO, FASE, TERRA, RETORNO E RETORNO DE CHAVE HOTEL
- ELETRODUTO DE PVC EMBUTIDO NA ALVENARIA P/ REDE DE LÓGICA E TELEFONE 1"
- ELETRODUTO DE PVC EMBUTIDO NA ALVENARIA P/ REDE ELÉTRICA

OBSERVAÇÕES:
 - ELETRODUTOS COM 6 OU MAIS CONDUTORES DEVERÃO SER DE 32MM. OS DEMAIS 25MM
 - QUADRO DE DISJUNTORES DEVE SER DOTADO DE ETIQUETAS IDENTIFICADORAS

QUADRO DE CARGAS

DISTR.	CIRCUIT.	LÂMPADAS(W)		TOMADAS(VA)		POTÊNCIA APAR.(VA)	CORRENTE (A)	CONDUTOR (mm²)	PROT. (A)	FASES	T	DESCRÇÃO DO CIRCUITO
		2x15	2x25	100	200							
01	08					740	3,3	2,5	16			LUMINOTOM RECEPÇÃO, DMC FARMÁCIA, TI, INALCADO
02						1.800	8,2	4,0	25			TOMADAS RECEPÇÃO DMC FARMÁCIA E INALCADO
03	20					945	4,3	2,5	10			RECEPÇÃO
04	20					2.300	10,4	2,5	16			ILUMINOTOM CORREDORES ESPERA, VARANDA E SANIT
05						300	1,3	2,5	20			TOMADA SALA DE ESPERA
06						2.200	10,0	4,0	20			CLIMATIZADOR SALA DE ESPERA
07	23					1.490	6,7	2,5	16			ILUMINOTOM CORREDORES ESPERA E SANITÁRIOS
08						1.100	5,0	4,0	25			TOMADAS INALCADO
09						945	4,3	2,5	10			E CONSULTÓRIO 1
10						945	4,3	2,5	10			CLIMATIZADOR
11						1.700	7,7	4,0	25			TOMADA CONSULTÓRIO 1
12						945	4,3	2,5	10			TOMADAS CONSULTÓRIOS 2, 3 E DIFERENCIALDO
13						945	4,3	2,5	10			CONSULTÓRIO 2
14						945	4,3	2,5	10			CONSULTÓRIO 3
15						945	4,3	2,5	10			CLIMATIZADOR CONSULTÓRIO DIFERENCIALDO
16						5.400	24,5	6,0	32			CHUVEIRO
17						945	4,3	2,5	10			CLIMATIZADOR
18						945	4,3	2,5	10			ODONTOLÓGICA
19						1.400	6,4	4,0	25			TOMADAS ODONTOLÓGICA
20	20					1.200	5,4	2,5	16			LUMINOTOM ODONTOLÓGICO ESTERILIZADOR, CONSULTÓRIO
21						1.400	6,4	4,0	25			TOMADAS CONSULTÓRIO
22						2.200	10,0	4,0	25			ESTUFA DE
23						500	2,3	4,0	25			ESQUISAS SANITÁRIAS
24						945	4,3	2,5	10			TOMADA ESTERILIZADOR
25						945	4,3	2,5	10			CLIMATIZADOR SALA DE CONSULTÓRIOS
26	13					1.300	5,9	2,5	20			CLIMATIZADOR CONSULTÓRIO 4
27						600	2,7	4,0	25			ILUMINOTOM RESERVÓRIOS COPR AVANÇADA E SANITÁRIOS
28						945	4,3	2,5	10			TOMADA SALA DE REUNIÃO
29						945	4,3	2,5	10			CLIMATIZADOR SALA DE REUNIÃO
30						1.000	4,5	4,0	25			TOMADA SALA DE DELAUBER
31						3.500	15,9	6,0	32			TOMADA LAVABO
32						1.080	4,9	3x2,5	16			ALUMINOTOM NOROCCO
33						1.080	4,9	3x2,5	16			ALUMINOTOM
34						1.080	4,9	3x2,5	16			ALUMINOTOM
35						945	4,3	2,5	10			SUPER POSTE
TOTAL DE CARGA INSTALADA NO Q.T. 01						53.475	243,1	3x70	18.120	17.760	17.595	

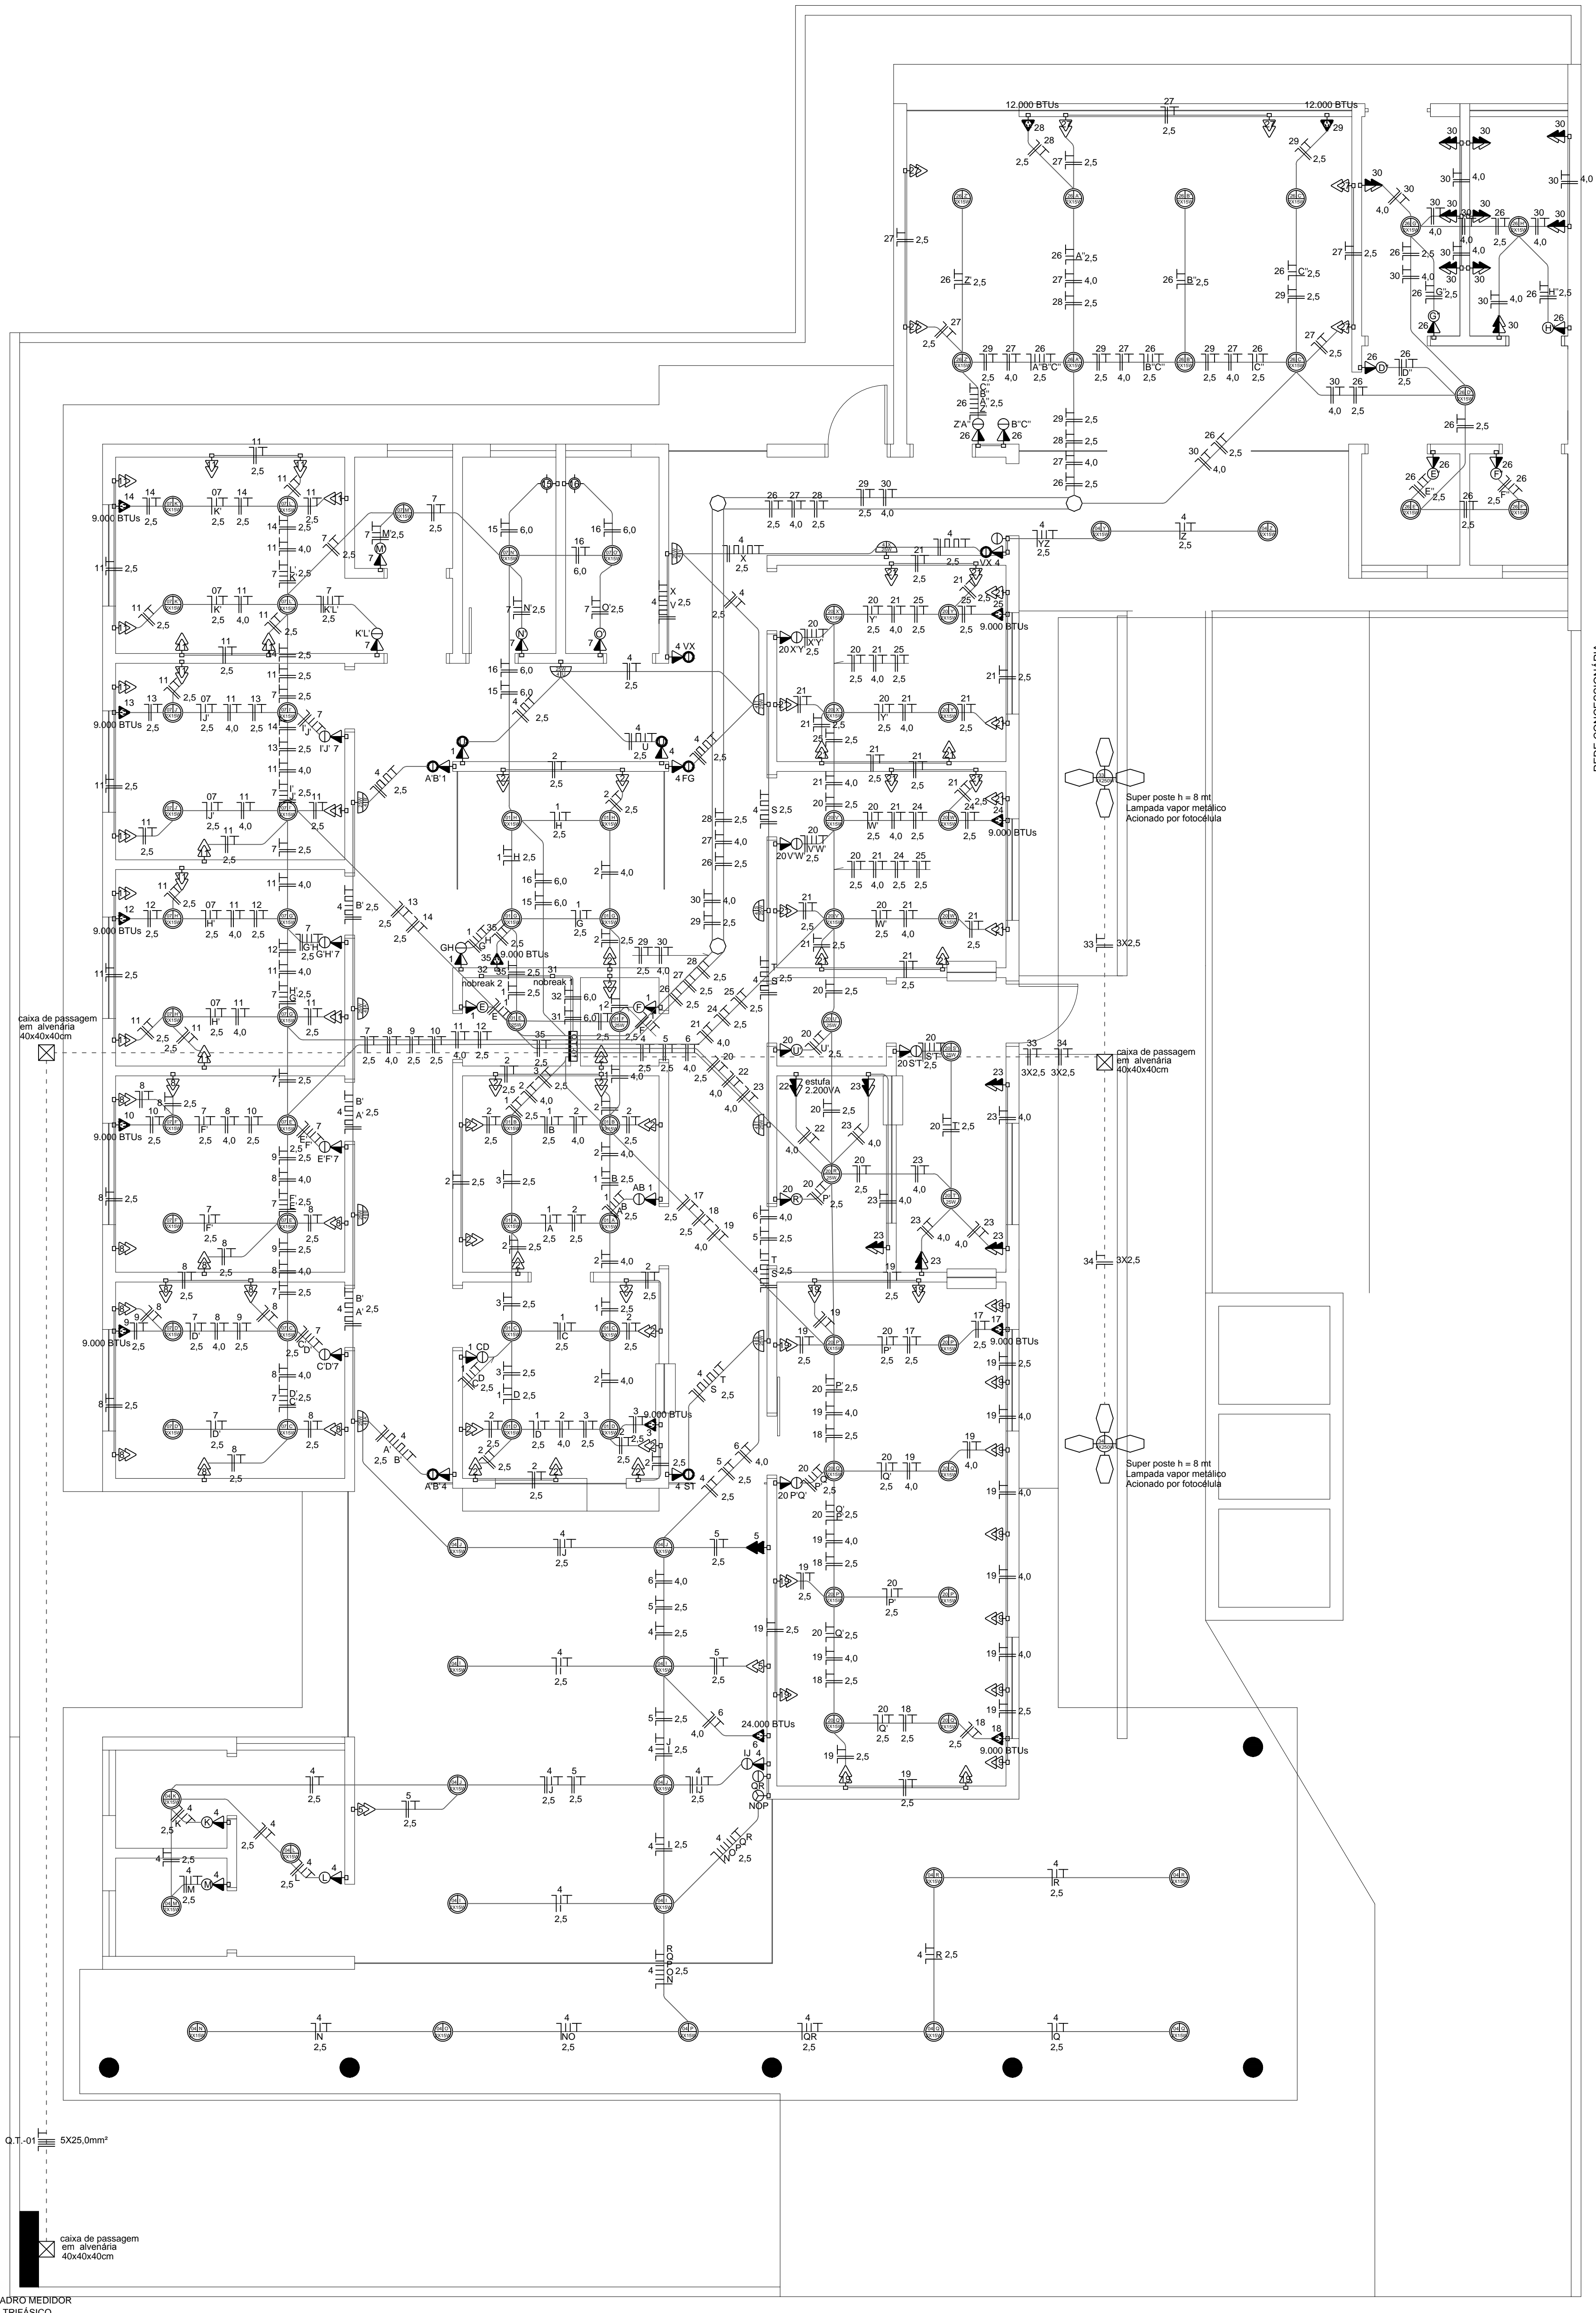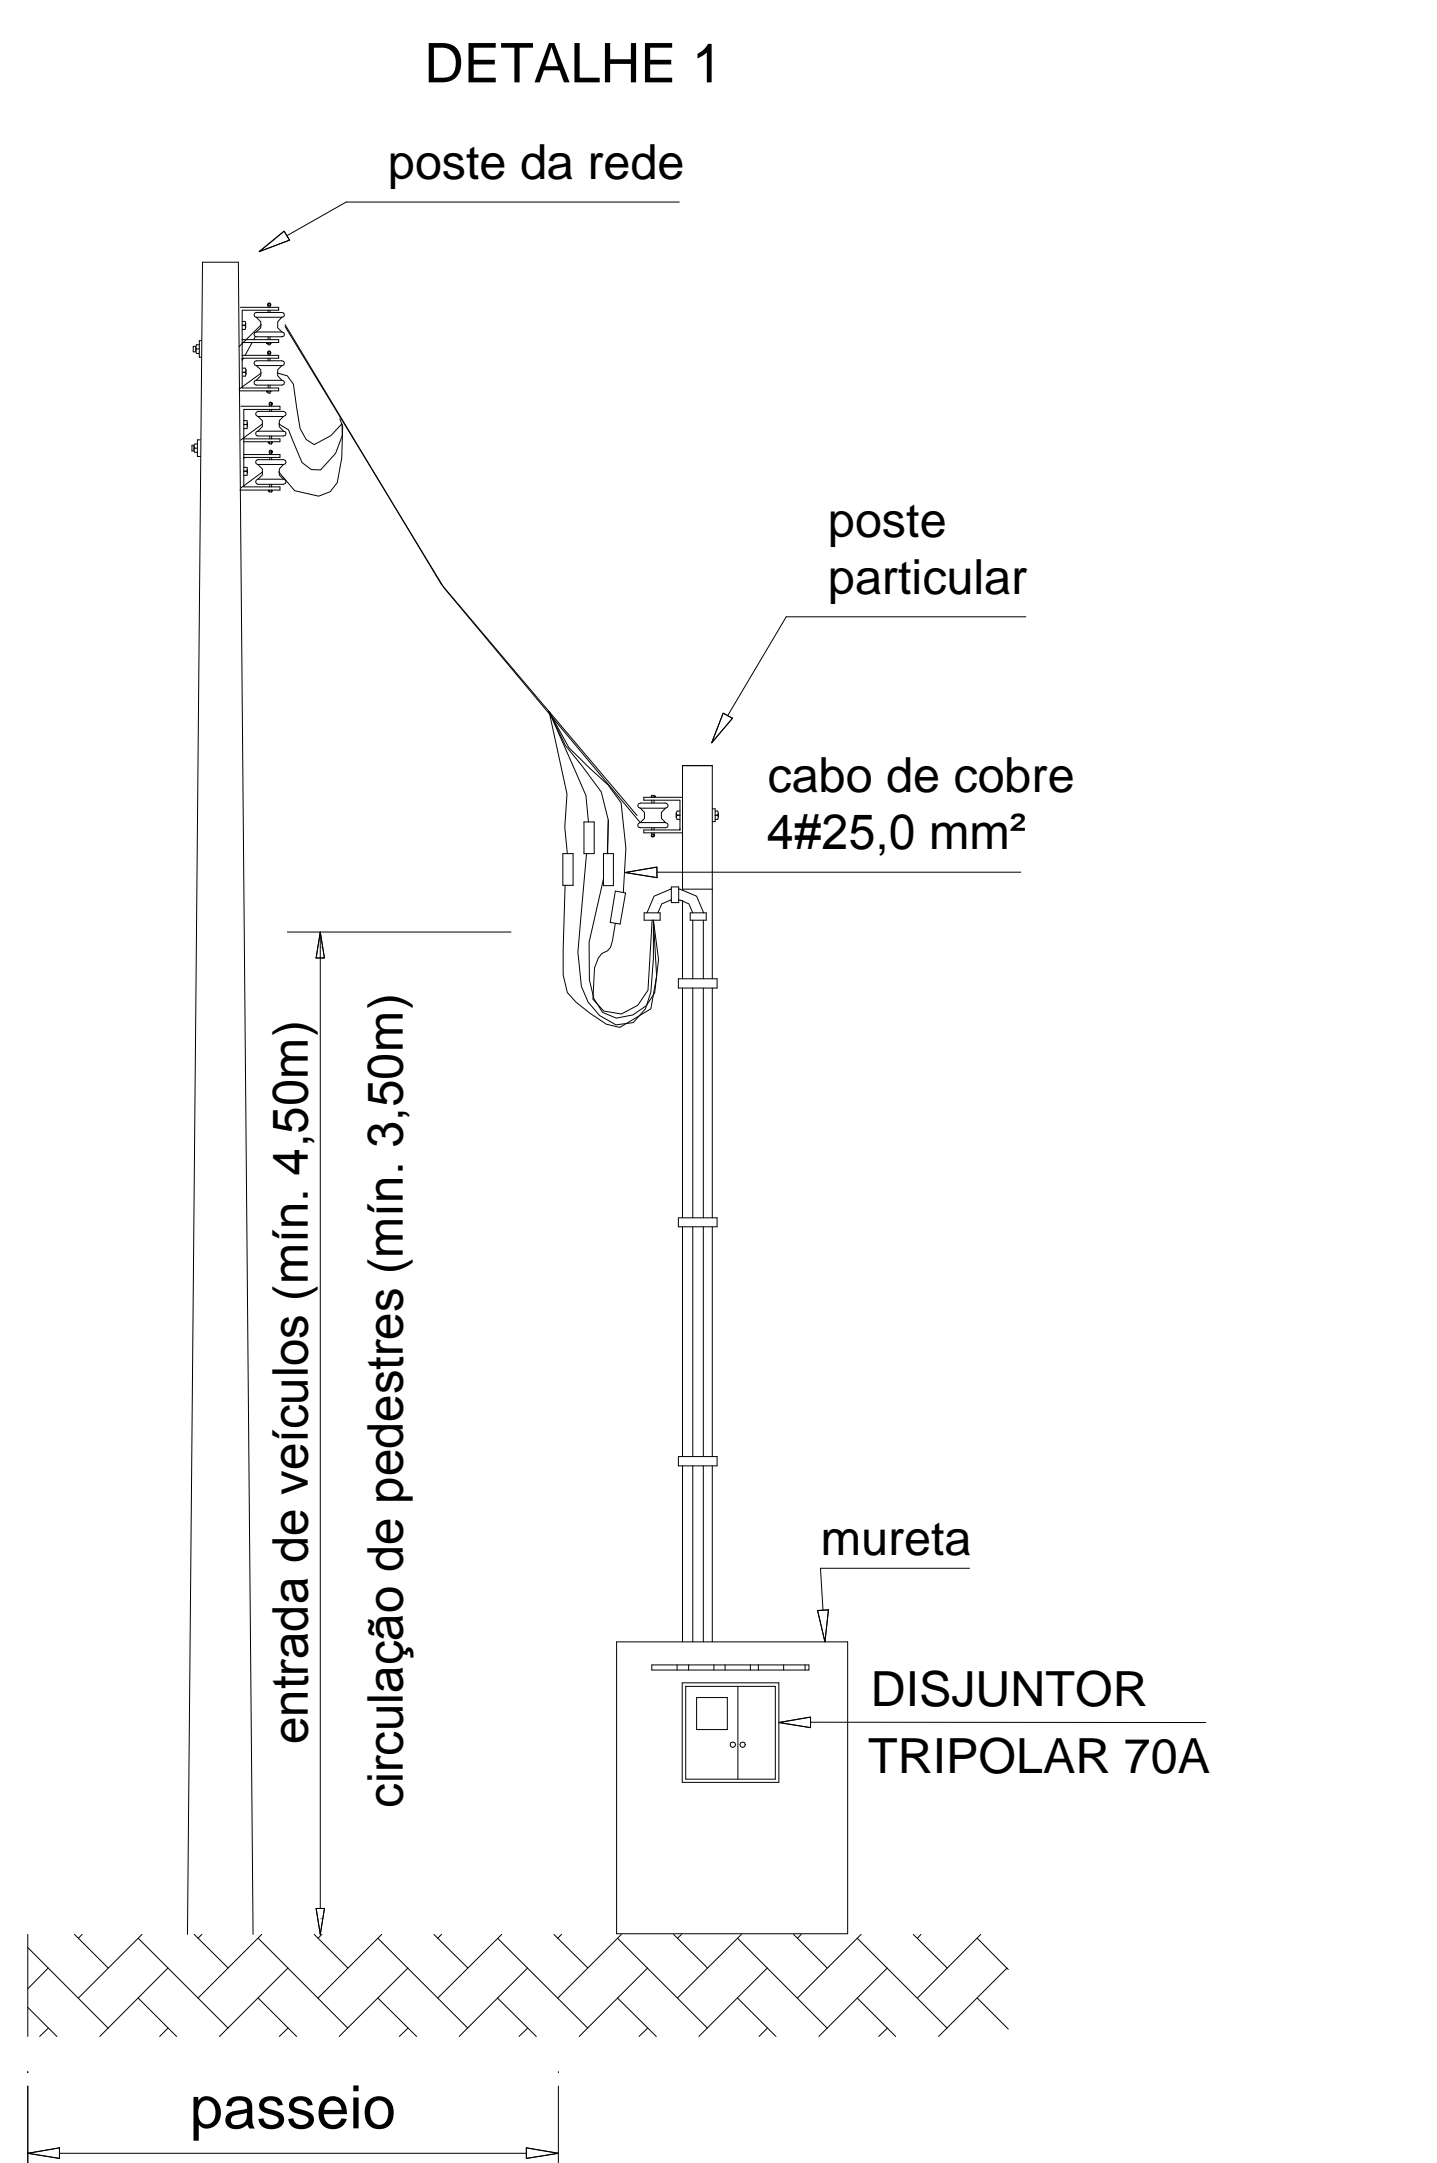

ESQUEMA UNIFILAR

Q.T. - 01
380/220V

CIRCUITO	TIPO	SEÇÃO	POTÊNCIA
C.01	16A	R	740 W
C.02	25A	R	1.800 W
C.03	10A	S	945 W
C.04	16A	S	2.300 W
C.05	20A	S	300 W
C.06	20A	S	2.200 W
C.07	16A	S	1.490 W
C.08	25A	S	1.100 W
C.09	10A	S	945 W
C.10	10A	S	945 W
C.11	25A	S	1.700 W
C.12	10A	S	945 W
C.13	10A	S	945 W
C.14	10A	S	945 W
C.15	32A	S	5.400 W
C.16	32A	S	5.400 W
C.17	10A	S	945 W
C.18	10A	S	945 W
C.19	25A	S	1.400 W
C.20	16A	S	1.200 W
C.21	25A	S	1.400 W
C.22	25A	S	2.200 W
C.23	25A	S	500 W
C.24	10A	S	945 W
C.25	10A	S	945 W
C.26	20A	S	1.300 W
C.27	25A	S	600 W
C.28	10A	S	945 W
C.29	10A	S	945 W
C.30	25A	S	1.000 W
C.31	32A	S	3.500 W
C.32	32A	S	3.500 W
C.33	16A	S	1.080 W
C.34	16A	S	1.080 W
C.35	10A	S	945 W



Assessoria Especializada em Projetos 2003
 Santa Rosa - RS
 Inscrição: 05.35113-00

**UNIDADE BÁSICA DE SAÚDE
 "AGRÍCOLA"**

VILA AGRÍCOLA - SANTA ROSA - RS

PROJETO ELÉTRICO

PROPRIETÁRIO: _____

RESP. TÉCNICO PROJETO: _____

ESCALA: 1/50 PLANTA BAIXA, DETALHES ÁREA: 441,97 m²

www.furmap.com.br DATA: OUTUBRO - 2014 DESENHO: RODRIGO **ÚNICA**

DIREITOS AUTORAIS RESERVADOS - LEI Nº 9610/98

QUADRO MEDIADOR TIPO FÍSICO VER DETALHE 1