



LEGENDA:

- BARRA ANTI-PÂNICO
- PLACA DE SINALIZAÇÃO DE DIREÇÃO DE SAÍDA
- PLACA DE SINALIZAÇÃO DE EXTINTOR
- PLACA DE SINALIZAÇÃO DE ABANDONO DE LOCAL
- CARGA DE PÓ ABC - capacidade extintora 2-A:20-B:C
- PT.ILUMINAÇÃO DE EMERGÊNCIA

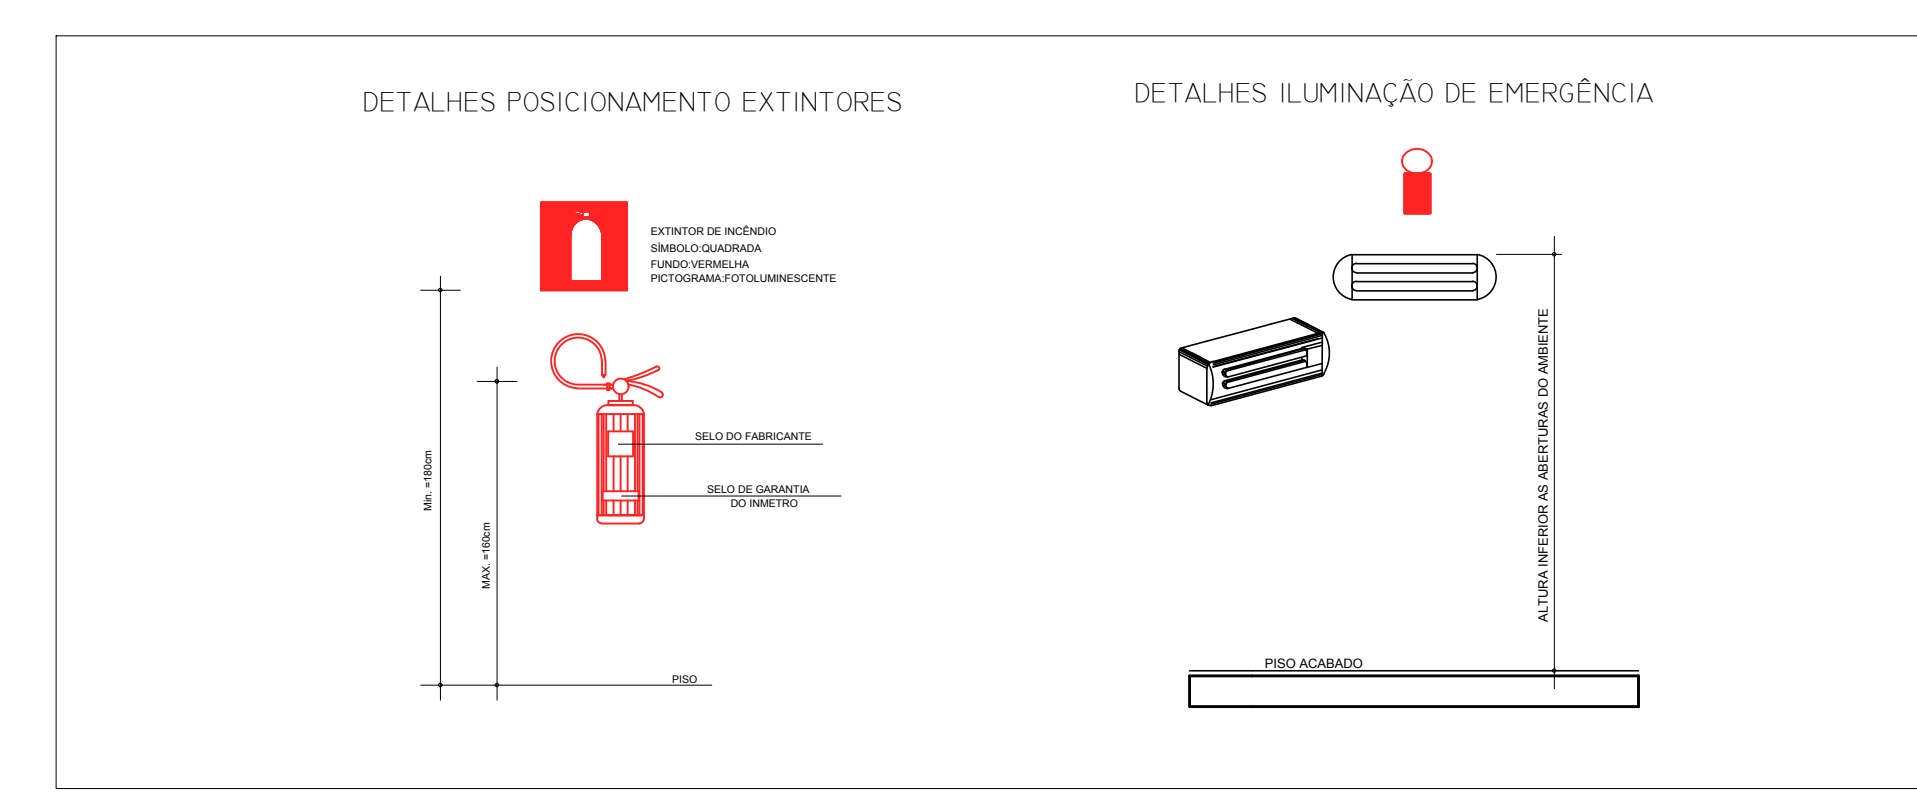


LEGENDA - DISTÂNCIAS


- EXTINTORES - MÁX. 15,00 METROS (2A:20B:C)
- SAÍDAS - MÁX. A PERCORRER 35,00 METROS (γ - RISCO MÉDIO - SEM DETECTOR)

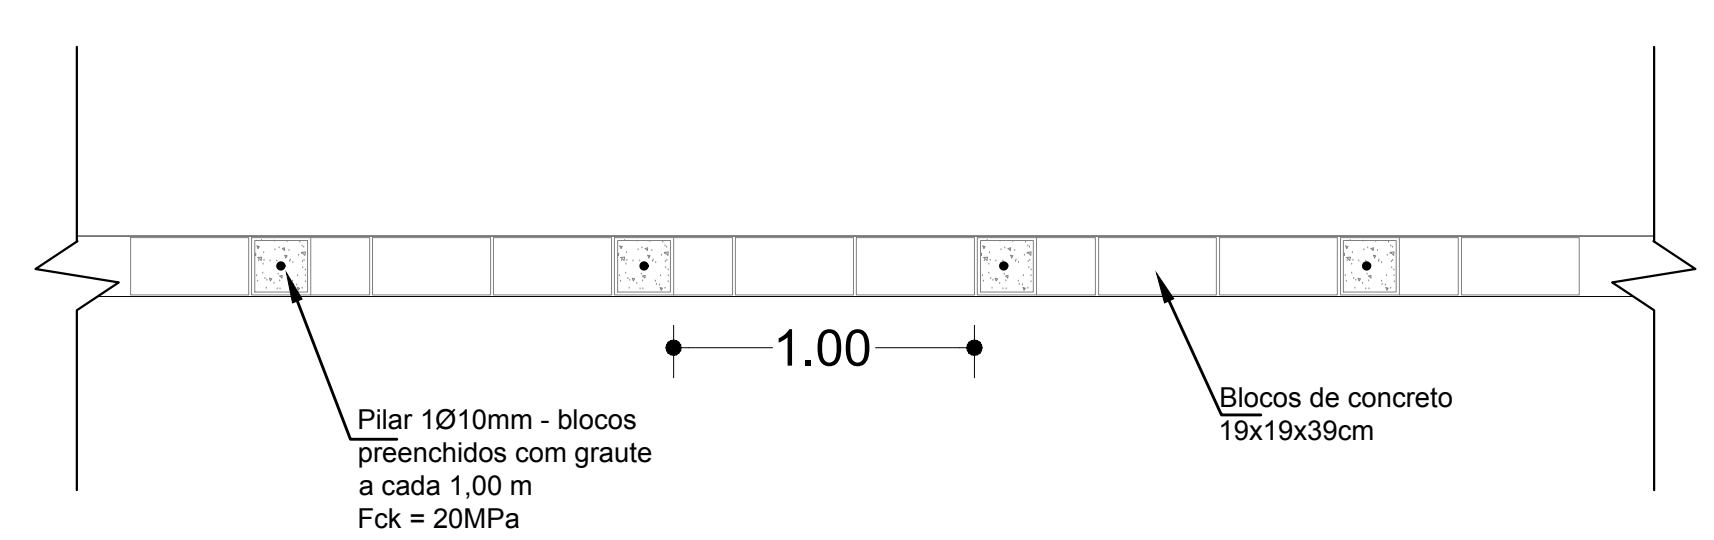


PLANTA BAIXA ESCALA 1/25

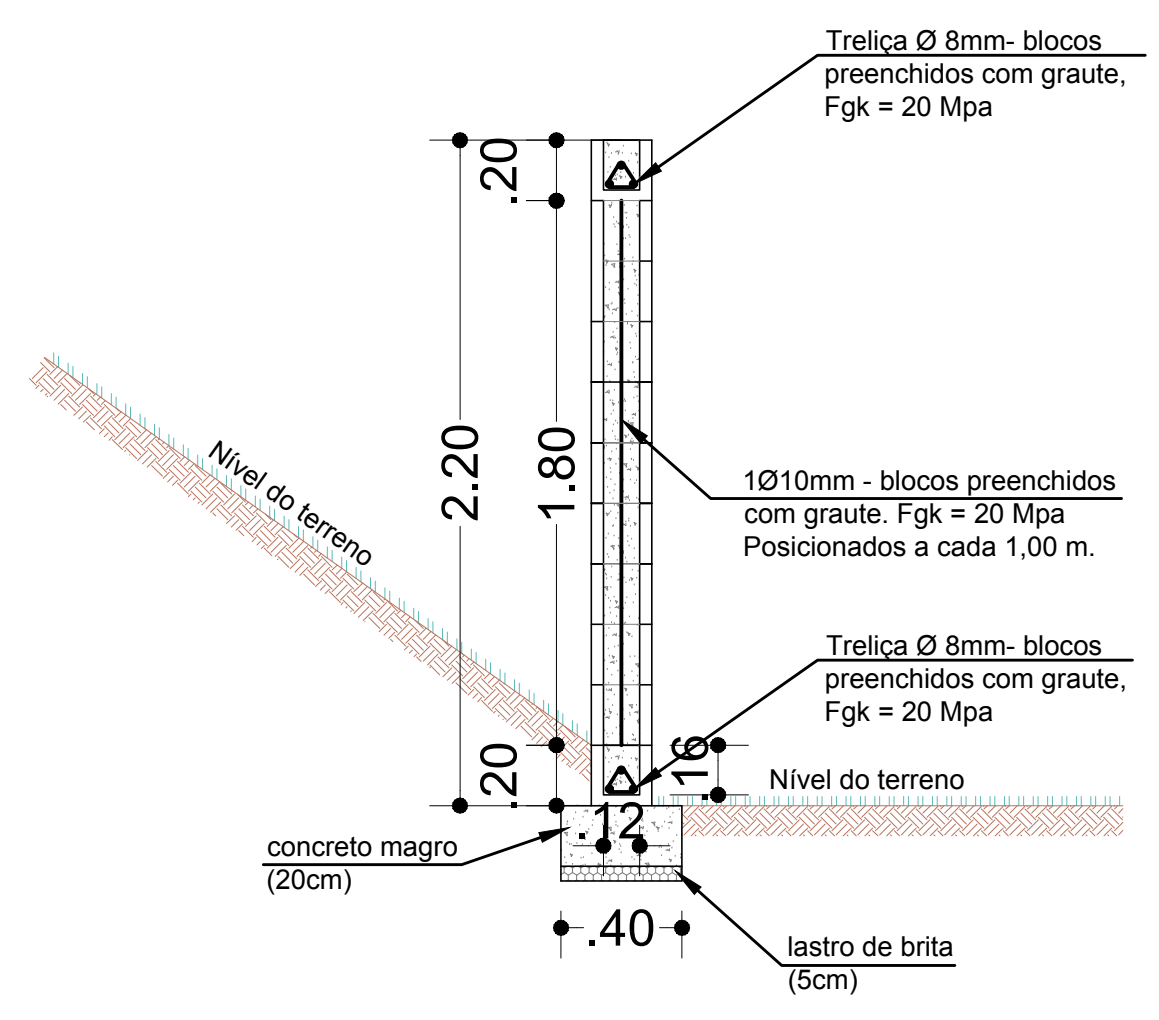

CORTE MURO ALVENARIA ESTRUTURAL ESCALA 1/25

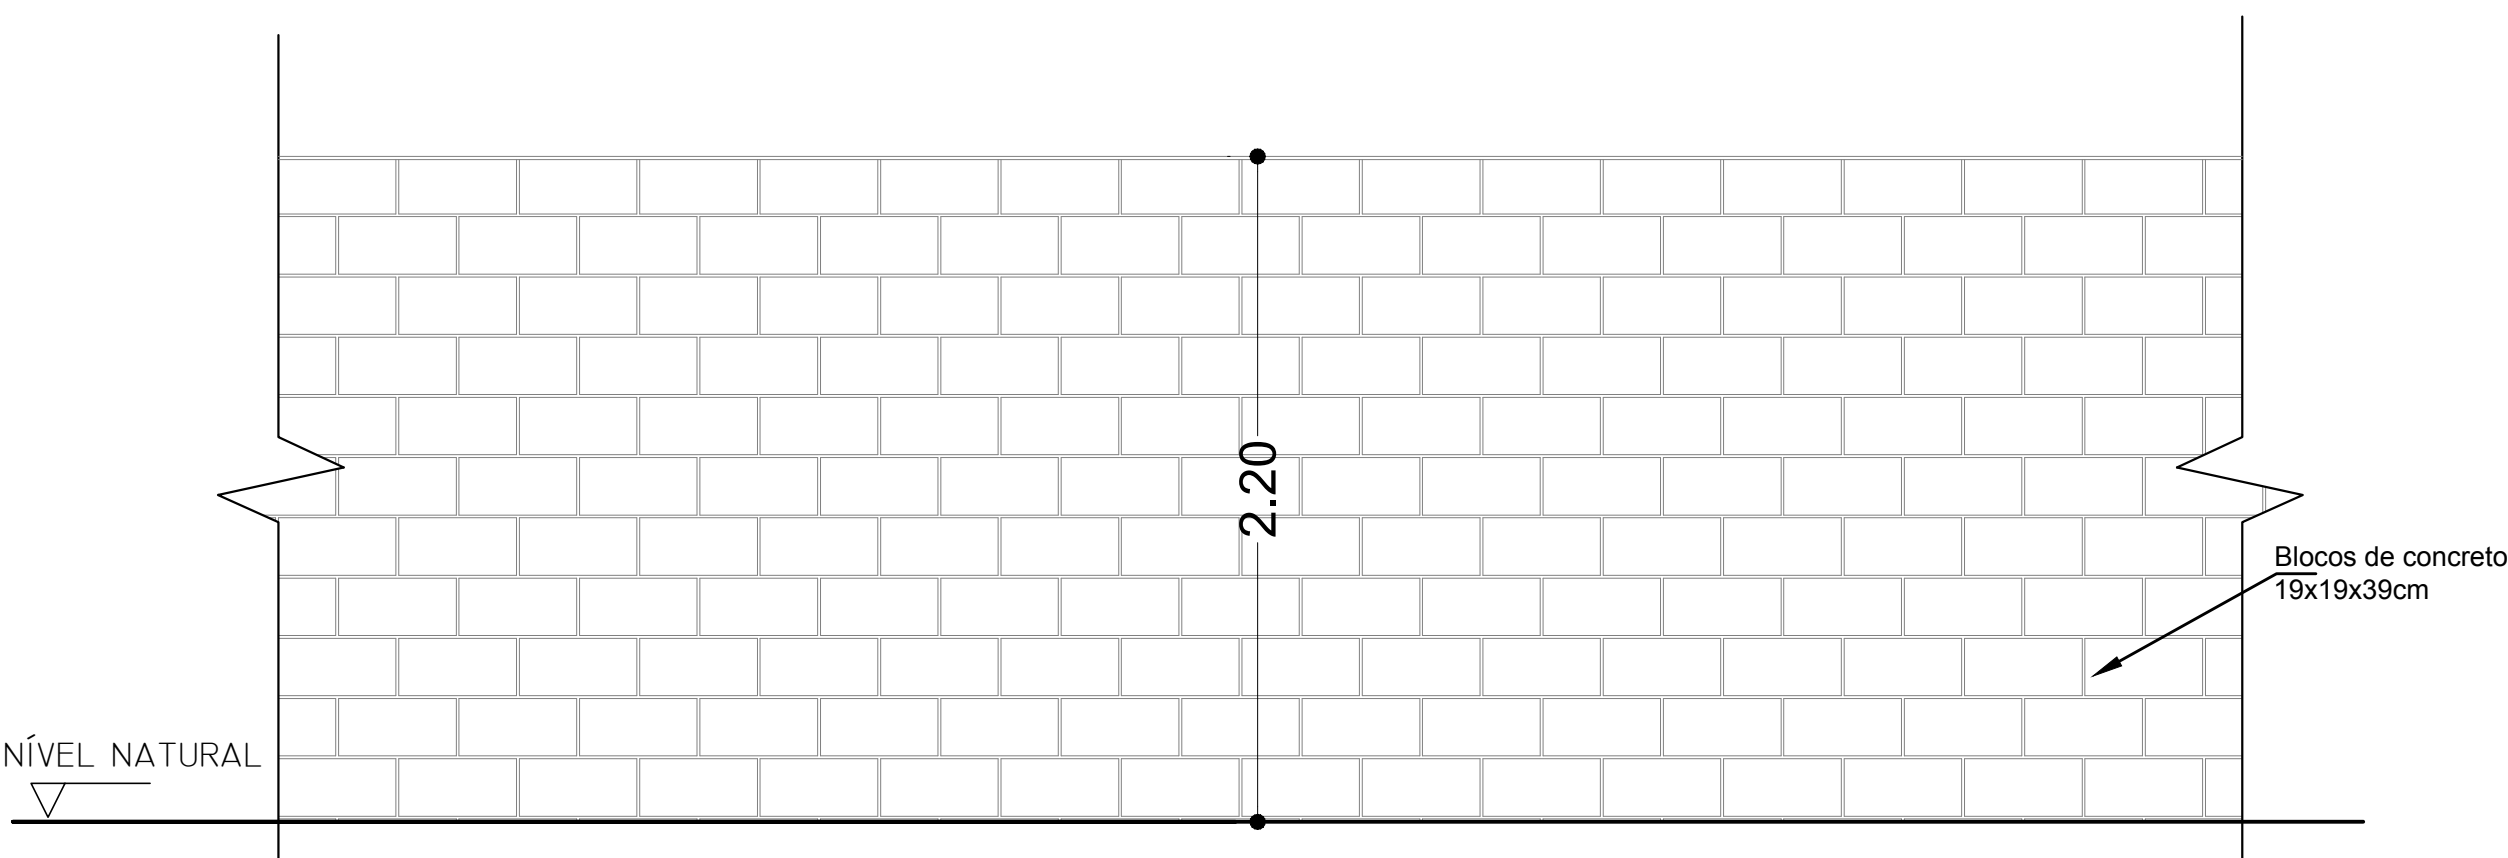

VISTA MURO ALVENARIA ESTRUTURAL ESCALA 1/25

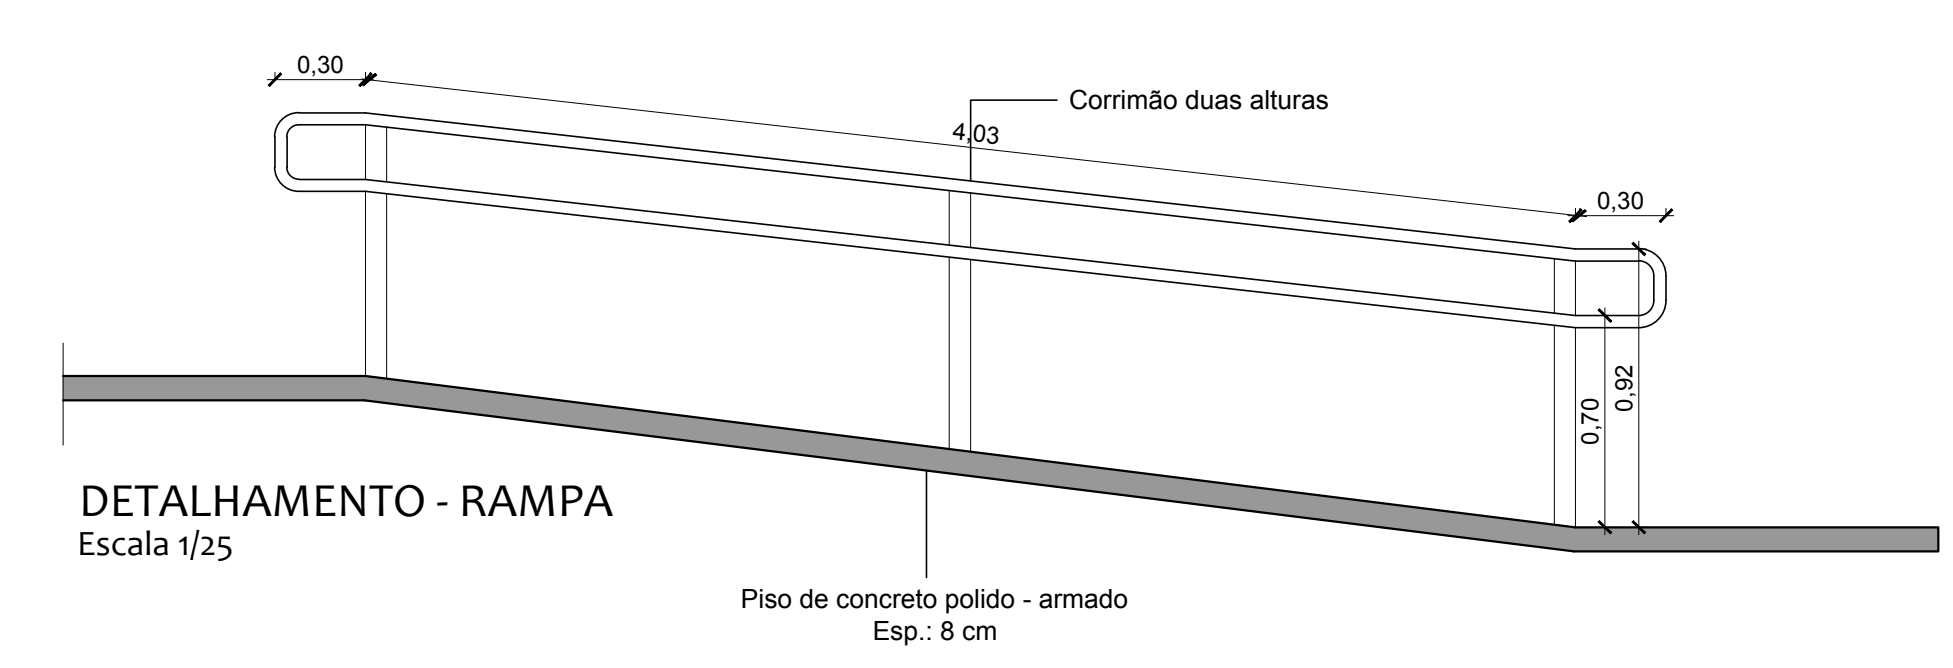

DETALHAMENTO - RAMPA Escala 1/25

PROJETO ELABORADO PELA SECRETARIA DE PLANEJAMENTO URBANO E HABITAÇÃO



ALMOXARIFADO HEMOCENTRO

PPCI E DETALHAMENTOS		08	
Propriet.	Município de Santa Rosa- RS		
Responsável Técnico:	Camila Canova - Arquiteta e Urbanista - CAU A100659-2 Cristian Edggar Picolo - Engenheiro Civil - CREA RS 127.944-D		
Escalas	Data	Área	Des.
Indicadas	Julho 2022		Bruna
Cidade	Local		
SANTA ROSA	Rua Boa Vista, Bairro Centro		